

# komunikace III/12211

Pod stadionem

půdorys



protlak PE 90 dl. 7,30 m


## Poznámka

- protlaky přípojek v ulicích Bechyňská se provedou obdobně
- zhotovitel protlaků upřesní při jejich realizaci velikost, vystrojení a zabezpečení protlakových a výstupních jam podle druhu použitého protlakového zařízení

## LEGENDA

a ocelové rozpěrné pažení jam

řez

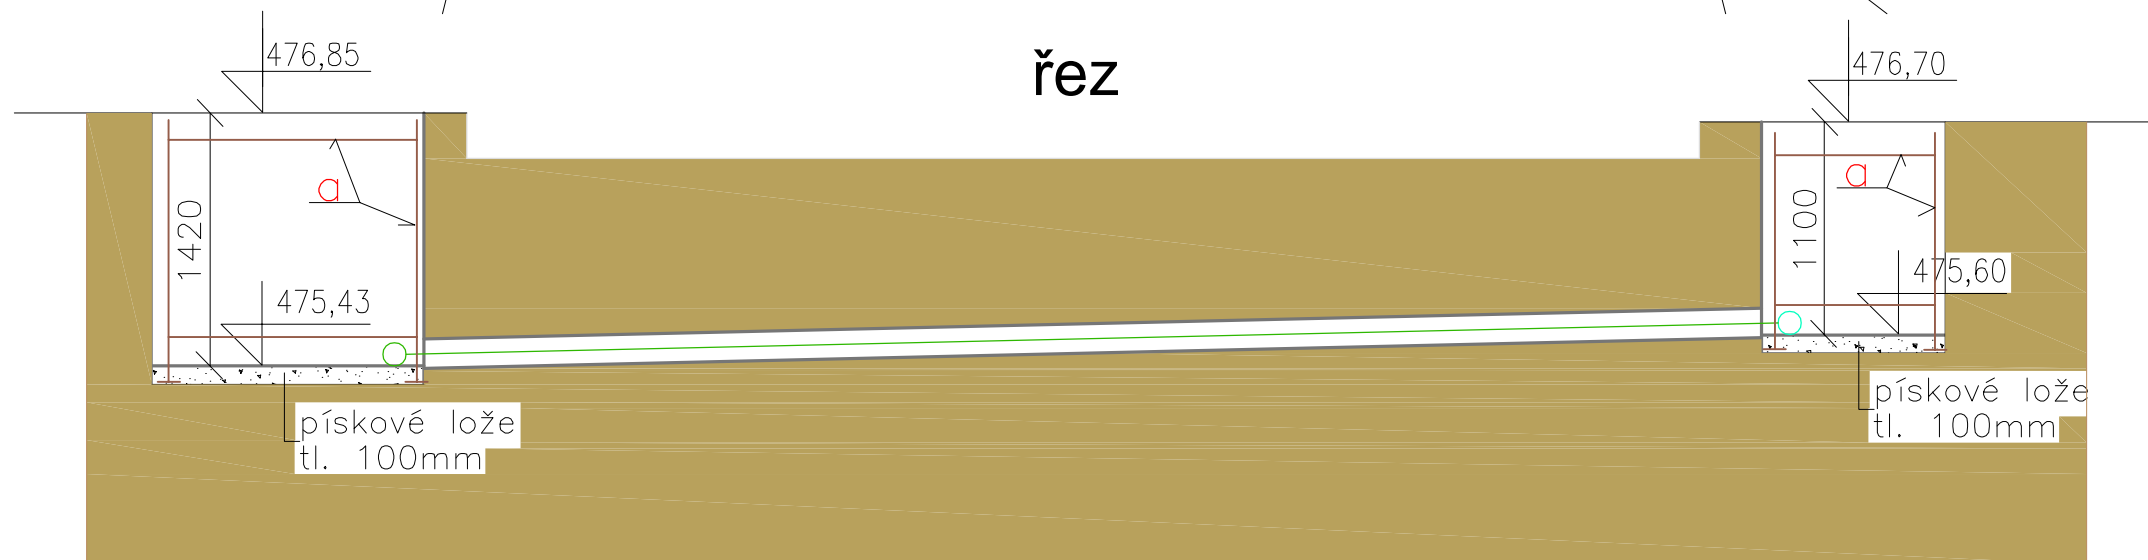

dokumentace provedena v rozsahu vyhlášky č. 499/2006 ve znění vyhl. 62/2013 Sb., příloha č. 8				vodovody, kanalizace, plyn	
projektovatel: J. Břečka	kreslil: D. Müllerová	odp. projektant: J. Břečka	ved. projektant: J. Břečka	<b>PROJEKTOSTAV</b> s.r.o. TYRŠOVA 63, PÍSEK TEL.: 382213460	
místo: Bernartice	stupeň PD : ÚŘ+SP				
investor: Městys Bernartice, náměstí Svobody 33, 398 43 Bernartice				formát: 2A4	paré č. :
Bernartice ulice Bechyňská - STL plynovod  <b>D.2 DOKUMENTACE TECHNICKÝCH                  A TECHNOLOGICKÝCH ZAŘÍZENÍ</b>				datum: 11/2018	
				měřítko: 1:25	
název výkresu:				arch. číslo:	číslo výkresu: